


VIA DELLE RISORGIVE

PALESTRA

SPOGLIATOIO

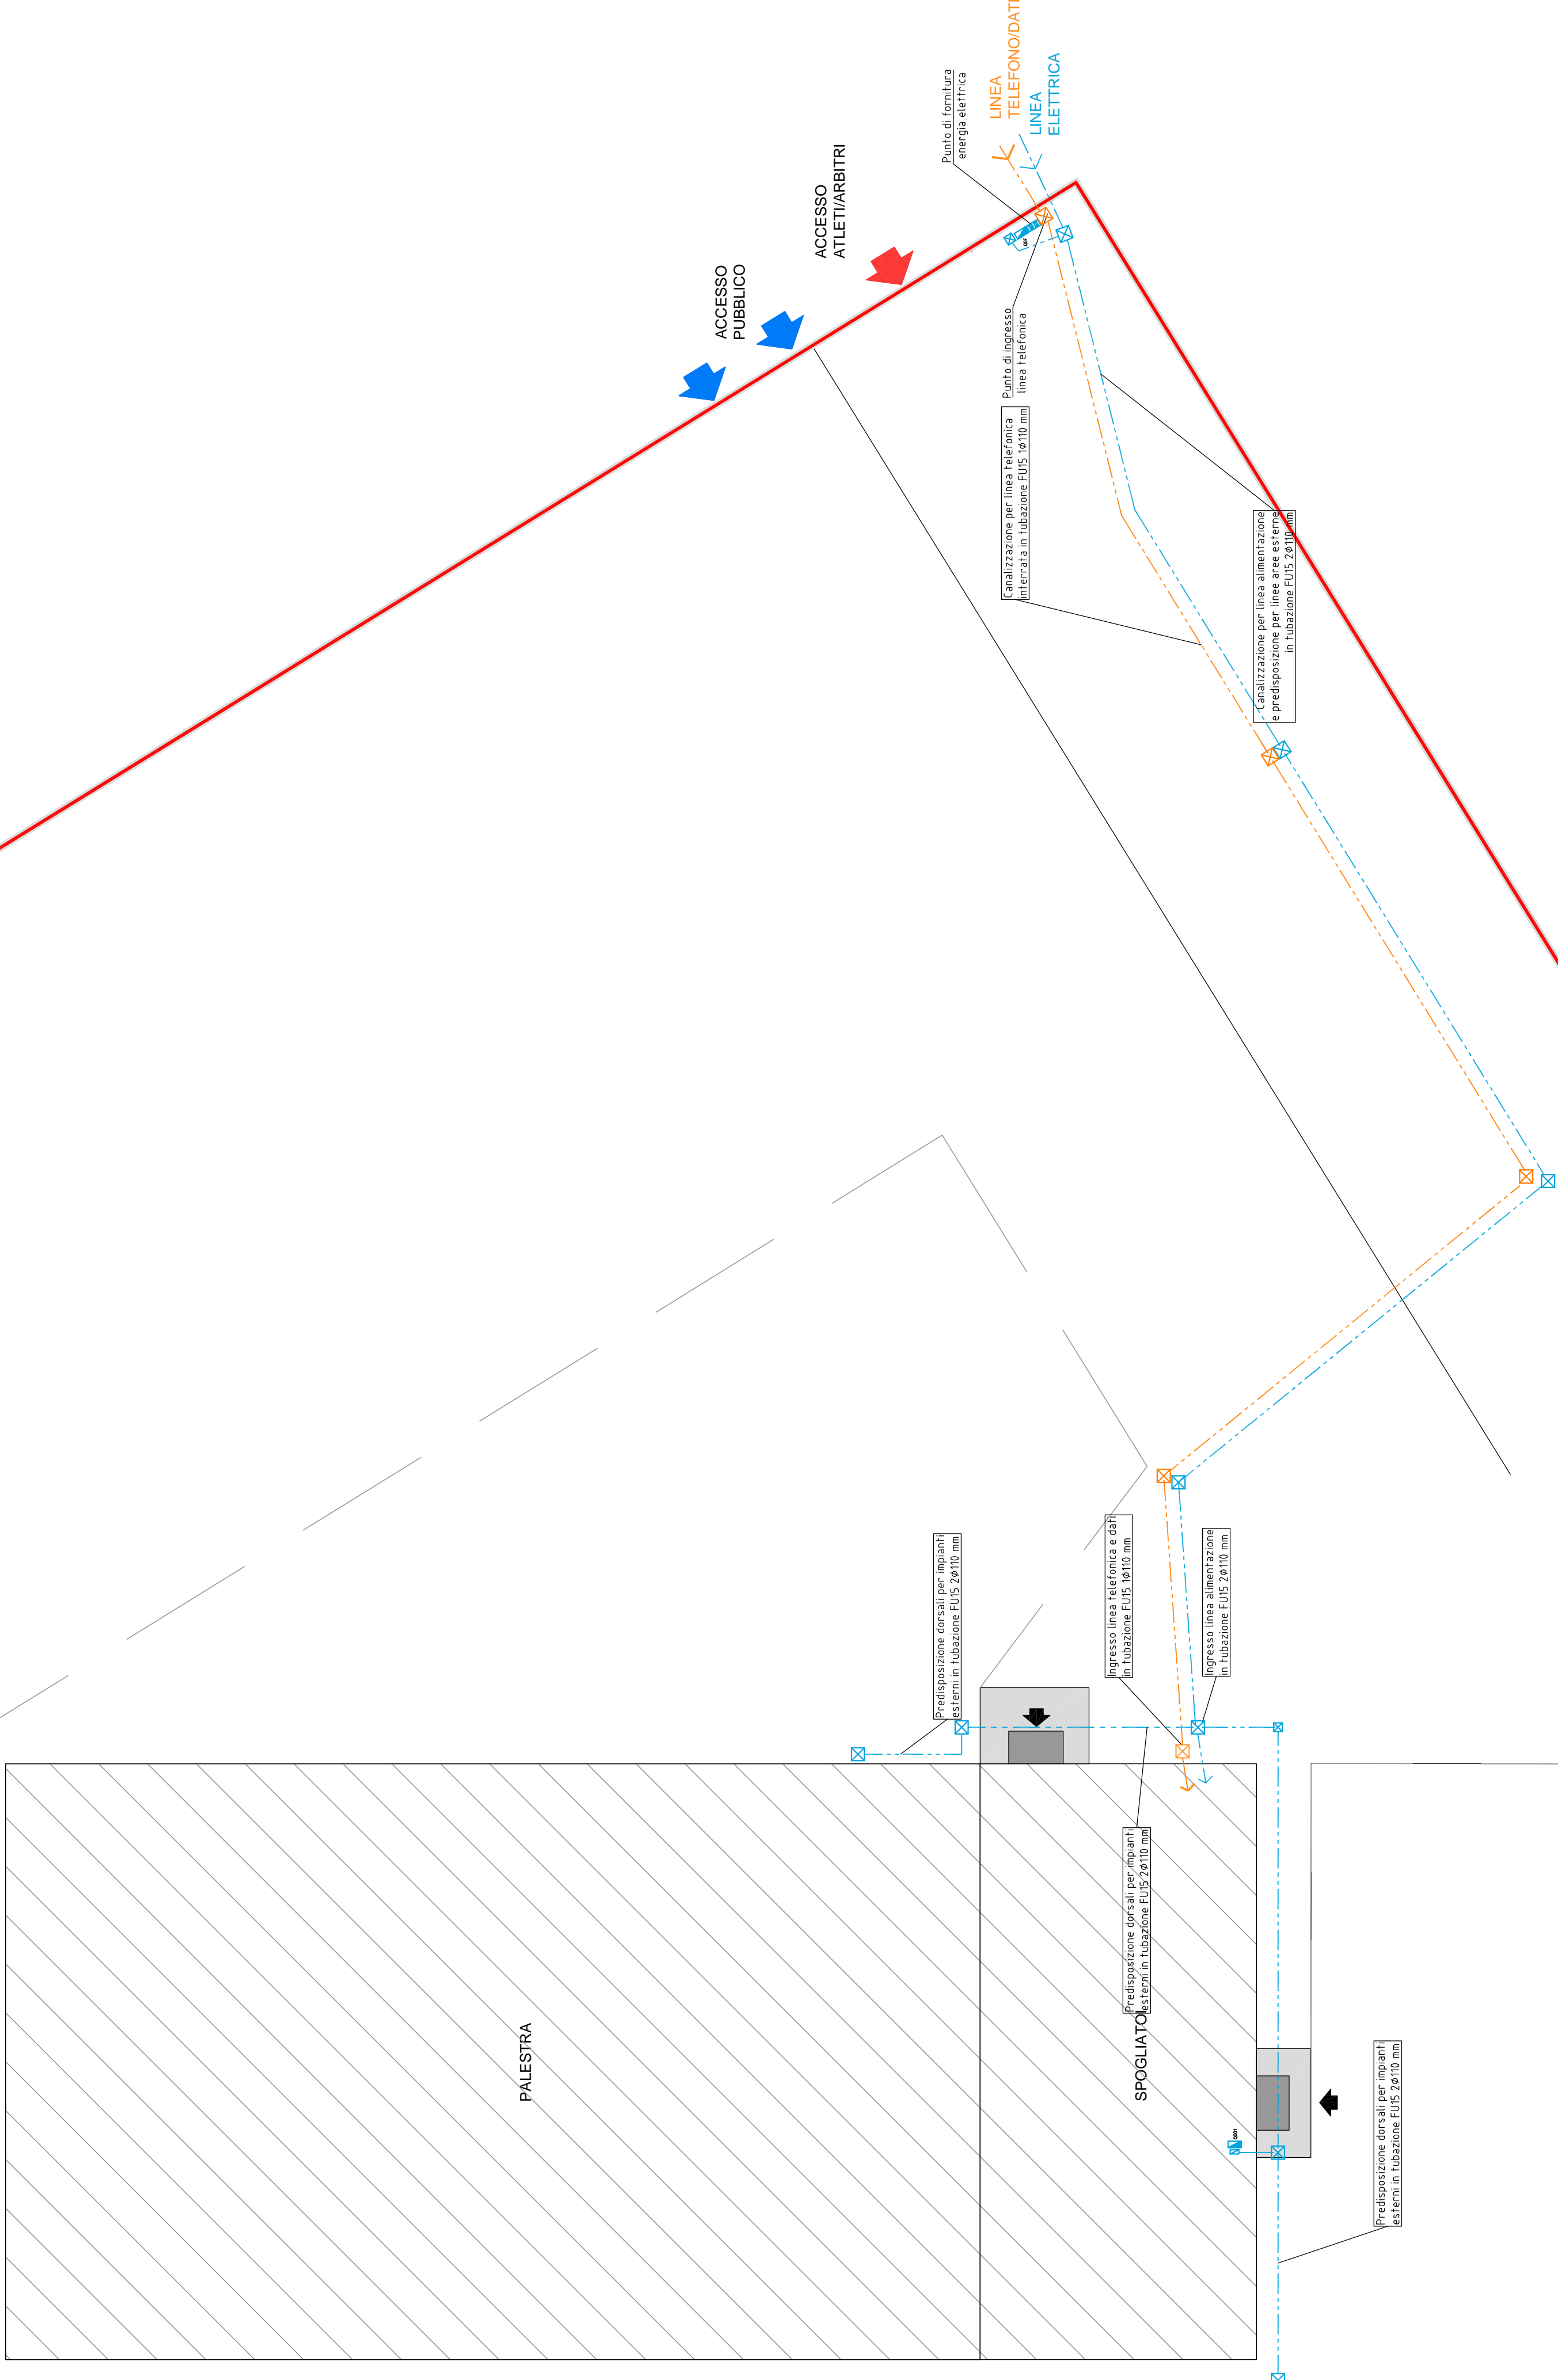

REGIONE AUTONOMA FRIULI VENEZIA GIULIA

COMUNE DI GONARS

Committente: **COMUNE DI GONARS**

Titolo progetto: **REALIZZAZIONE DELLA NUOVA PALESTRA COMPENSORIALE DI GONARS**

Tipo progetto: **PROGETTO ESECUTIVO**

Titolo elaborato: **IMPIANTO ELETTRICO E SPECIALI PLANIMETRIA GENERALE ESTERNA**

All. n. **2.3.12**

Scala: **1:50**

REVISIONI	DATA	OGGETTO	MB	Redatto
0	31.08.2018	EMMISSIONE		

Soggetto incaricato

**INARCO**  
INGEGNERIA  
via Ciovecca n.3 - 33100 UDINE  
T +39 0432 49699 - F +39 0432 49600  
E info@studionarco.it www.studionarco.it

Tecnici responsabili della progettazione:

**ING. GIULIO GENTILI**  
**ING. GIANNI DE CECCO**